


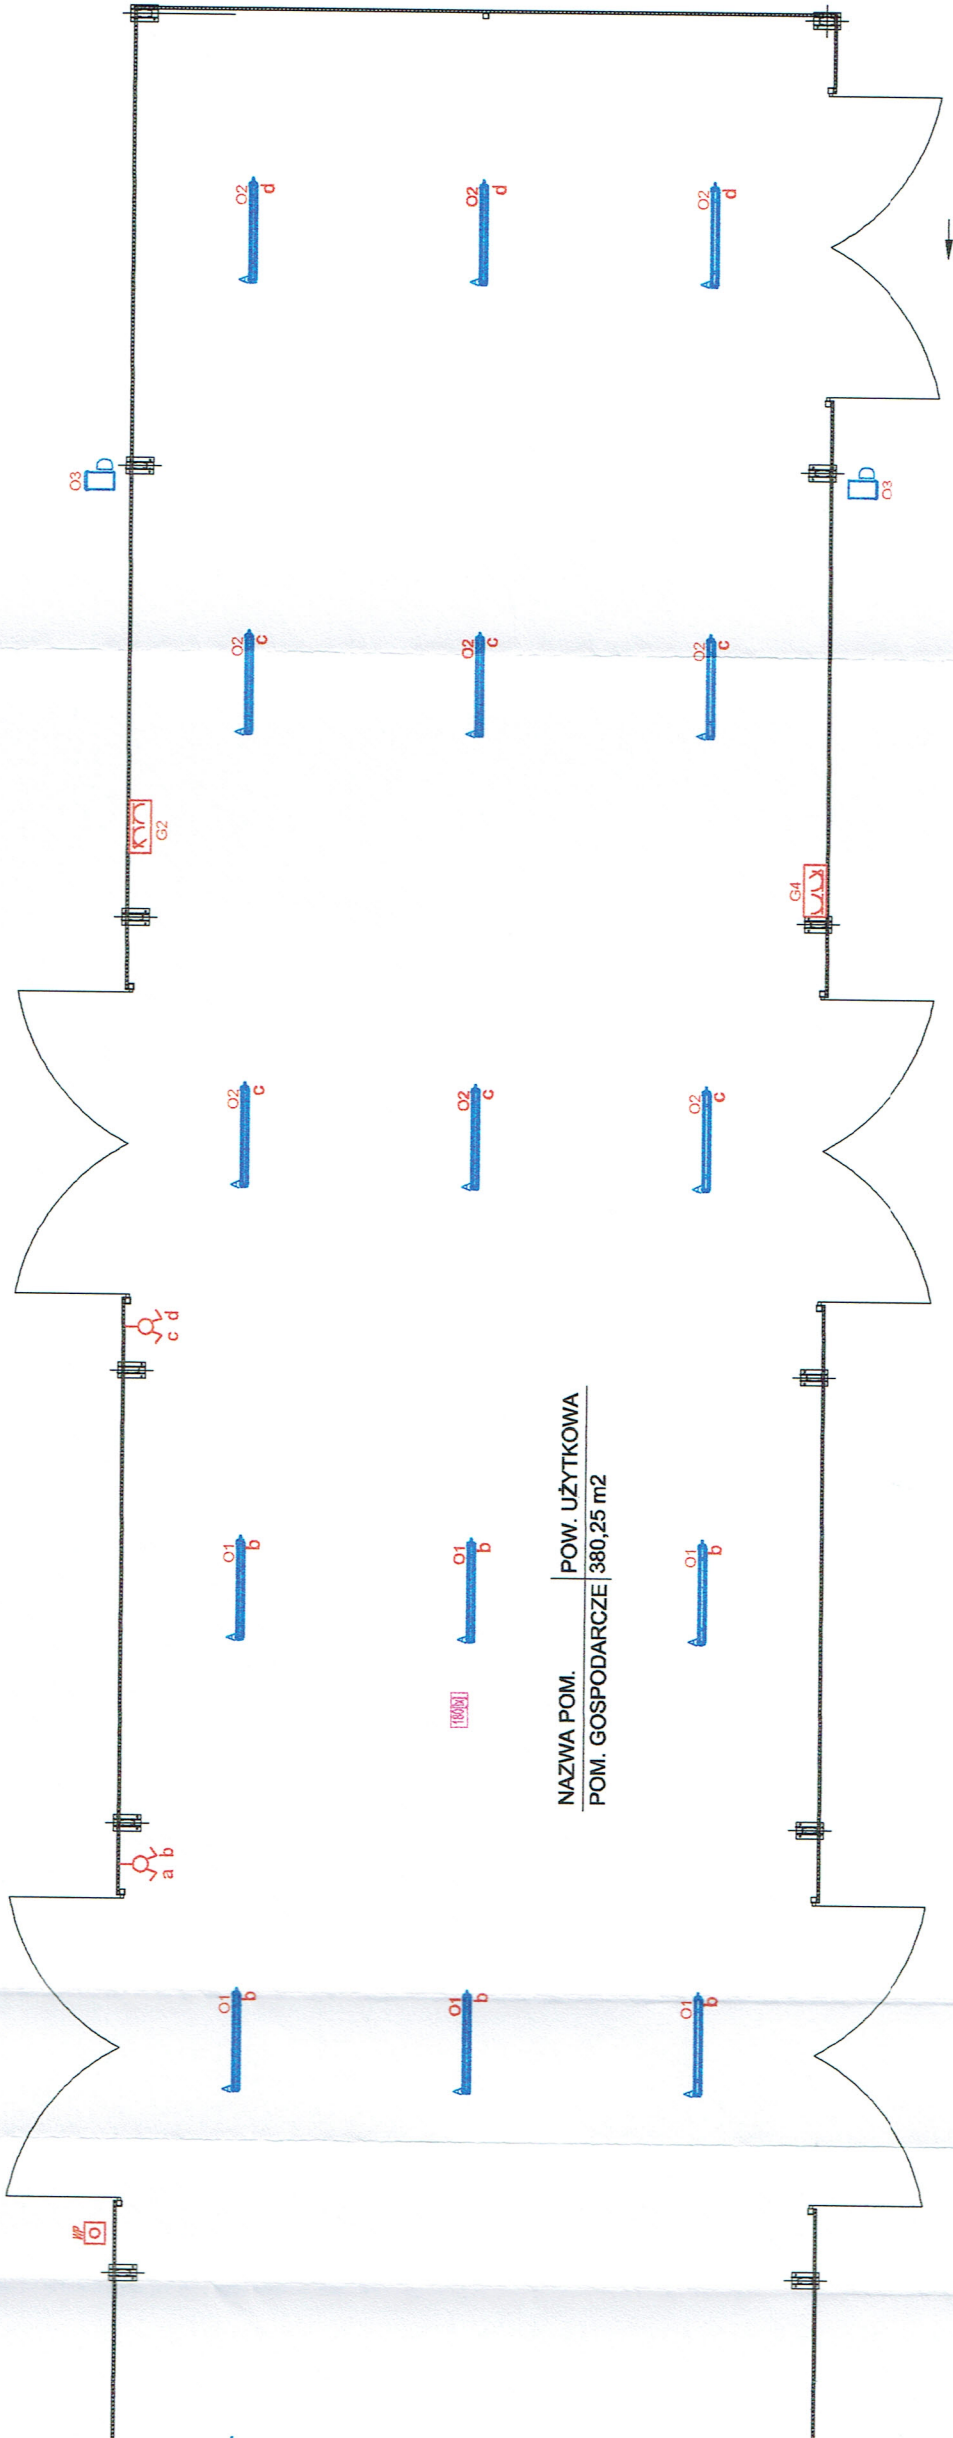

NAZWA POM. | POW. UŻYTKOWA
POM. GOSPODARCZE | 380,25 m²

LEGENDA	
	- oprawa ATLANTYK LB LED 1299 ED 6900lm/840 PC opal IP65 GEN2 51W lub równoważna
	- oprawa LUG 120212.5L041.41 POWERLUG MINI 20 LED 740 AS WIDE lub równoważna
	- łącznik świecznikowy
	- zestaw siłowy z gniazdnami 400V/3P+N+PE (16A,32A) 230V/P+N+PE
	- wyłącznik pożarowy budynku
	- rozdzielnica RG zasilana ze złącza kablowo-pomiarowego nN 0,4 kV (wg opracowania PGE DYSTRYBUCJA S.A.)
	- natężenie oświetlenia obliczone w programie DIALUX

BUDYNEK GOSPODARCZY	
INWESTOR	Gmina Żarnów, zam. ul. Opoczyńska 5, 26-330 Żarnów
ADRES, nr lokalu	msc. Żarnów, dz. nr ewid. - 1622-, obr. Żarnów, gm. Żarnów
PROJEKTANT	mgr inż. Rafał Adamczyk
DATA	Maj 2018
WYK. PRACOWNI	nr rys. E1



0.5%

0.5%

0.5%

R 125

6°-10%


LEGENDA INSTALACJI ELEK



- Złącze kontrolne (połączenie zwodów
drutem FeZn Ø8mm z uzziemieniem fi
ocynkowaną FeZn 25x4 mm)

Uwaga:

- Opis i rysunek stanowią integralną część projektu instalacji
- Przed przystąpieniem do realizacji należy wszystkie wymiary
- Dla ochrony przed wyładowaniami atmosferycznymi projektu
- metalowe pokrycie dachowe.
- Przewody odprowadzające układać na elewacji budynku.
- Połączenia uzłomów i połączeń wyrównawczych z zastrzeżeniem
- wykonywać przez spawanie. Dopuszczalne są w uzasadnionych
- przypadkach połączenia złączami śrubowymi (jedną M10 lub dwoma M6). Miejsca połączeń zabezpieczyć
- malowaniem.
- Całość prac wykonać zgodnie ze szczegółami zawartymi w

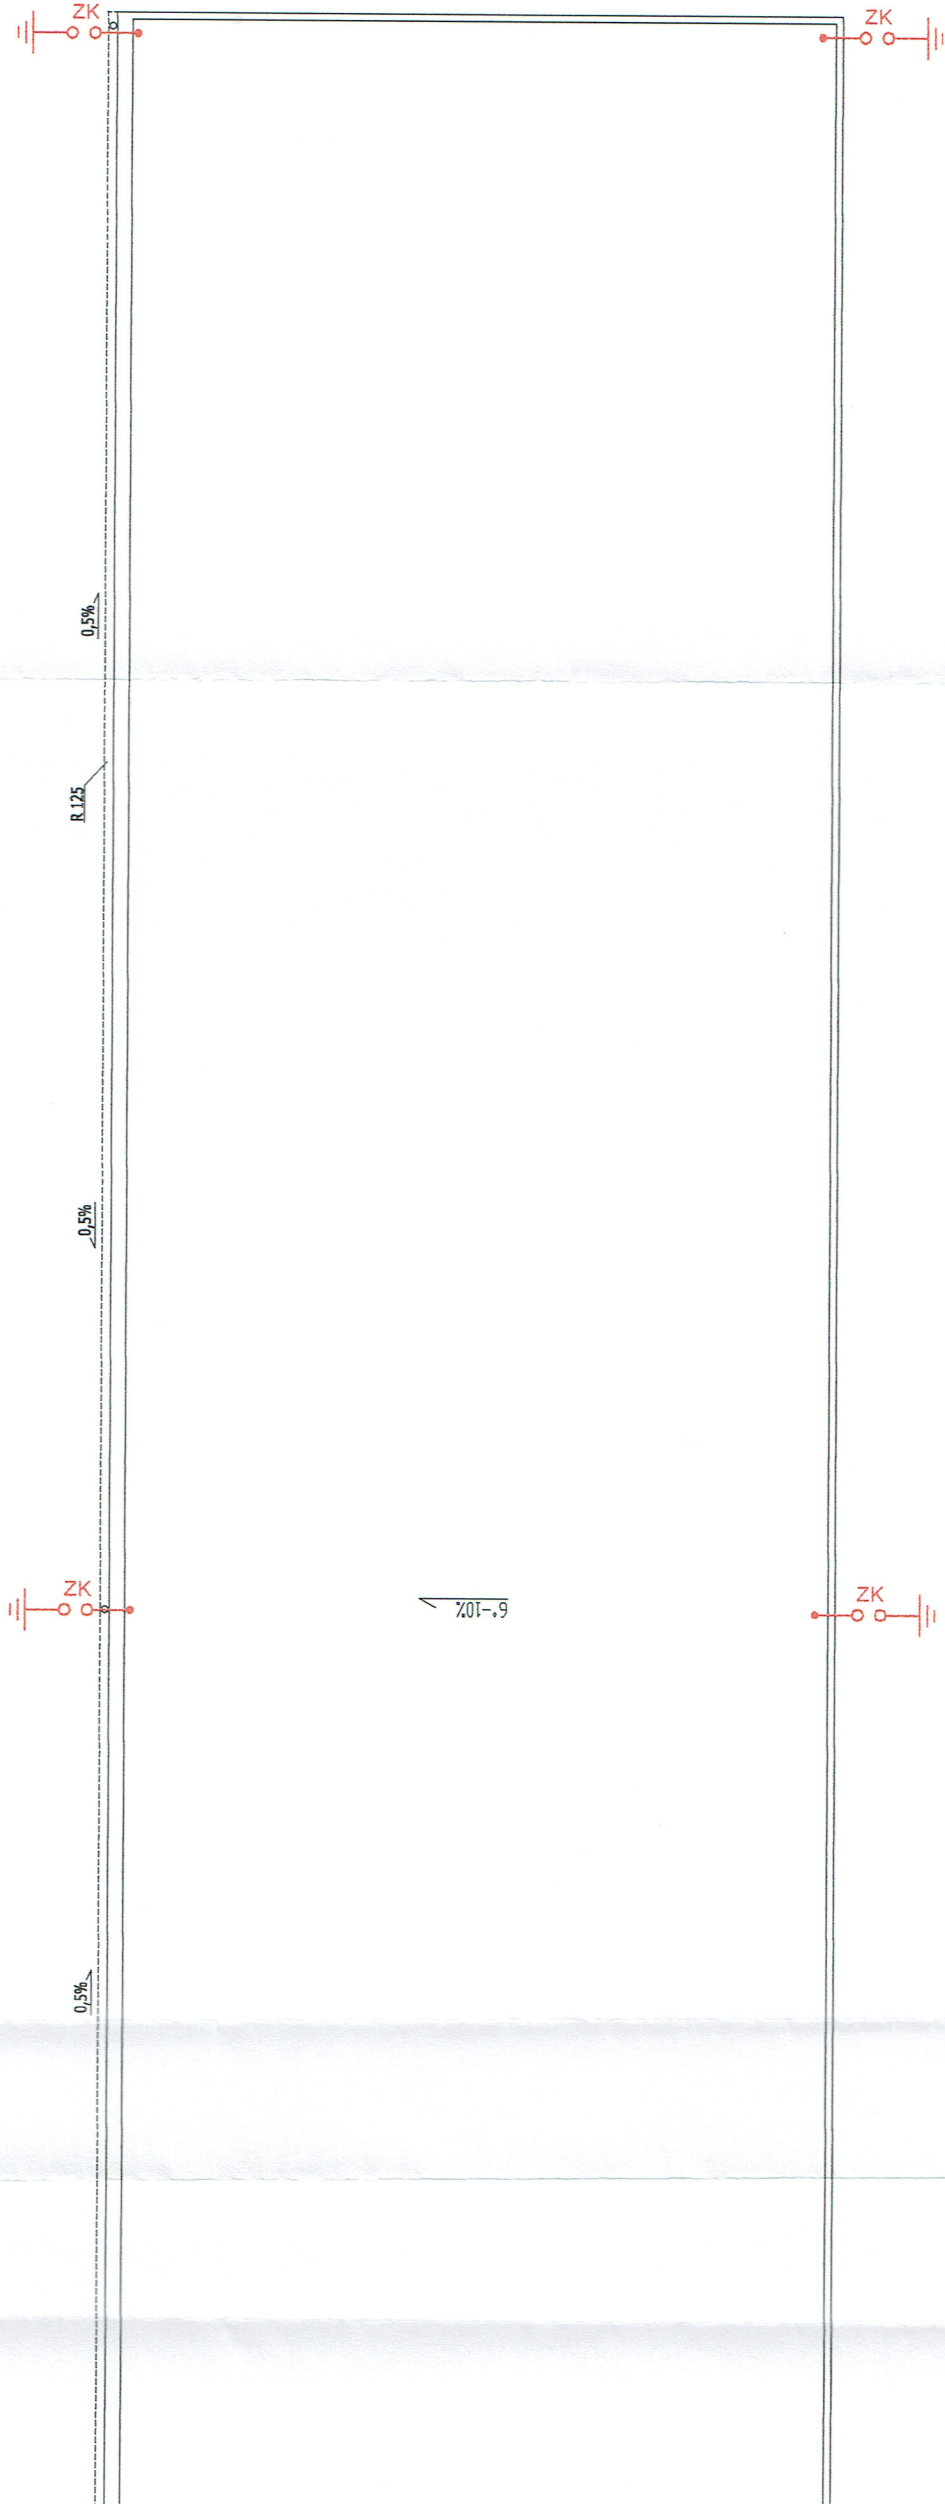

LEGENDA INSTALACJI ELEKTRYCZNEJ:

- złącze kontrolne (połączenie zwodów poziomych i pionowych wykonanych drutem FeZn Ø8mm z uzieniemiem fundamentowym wykonanym bednarką ocynkowaną FeZn 25x4 mm)

Uwaga.

- Opis i rysunek stanowią integralną całość projektu instalacji odgromowej.

- Przed przystąpieniem do realizacji należy wszystkie wymiary sprawdzić na budowie


- Dla ochrony przed wyładowania atmosferycznymi projektuje się wykorzystać metalowe pokrycie dachowe.

- Przewody odprowadzające układać na elewacji budynku.

- Połączenia uzłomów i połączeń wyrównawczych z zastosowaniem bednarki wykonywać przez spawanie. Dopuszcza się w uzasadnionych przypadkach łączenie śrubami (jedną M10 lub dwoma M6). Miejsca połączeń zabezpieczyć przed korozją.

- Całość prac wykonać zgodnie ze szczegółami zawartymi w normie PN-EN 62305.

BUDYNEK GOSPODARCZY			
INWESTOR	Gmina Żarnów, zam. ul. Opoczyńska 5, 26-330 Żarnów		
ADRES W ZAMIE	mśc. Żarnów, dz. nr ewid. - 1622-, obr. Żarnów, gm. Żarnów		
PROJEKTANT	NAZWA mgr inż. Rafał Adamczyk	WYKONAWCA nr upr. LOD/2633/PWOE/15	SKALA 1:100
DATA	DATA Maj 2018	WYKONANIE nr upr. LOD/2633/PWOE/15	PODSZ PODSZ
INSTALACJA ODGROMOWA RZUT DACHU			WYKONANIE nr upr. LOD/2633/PWOE/15
E2			WYKONANIE nr upr. LOD/2633/PWOE/15


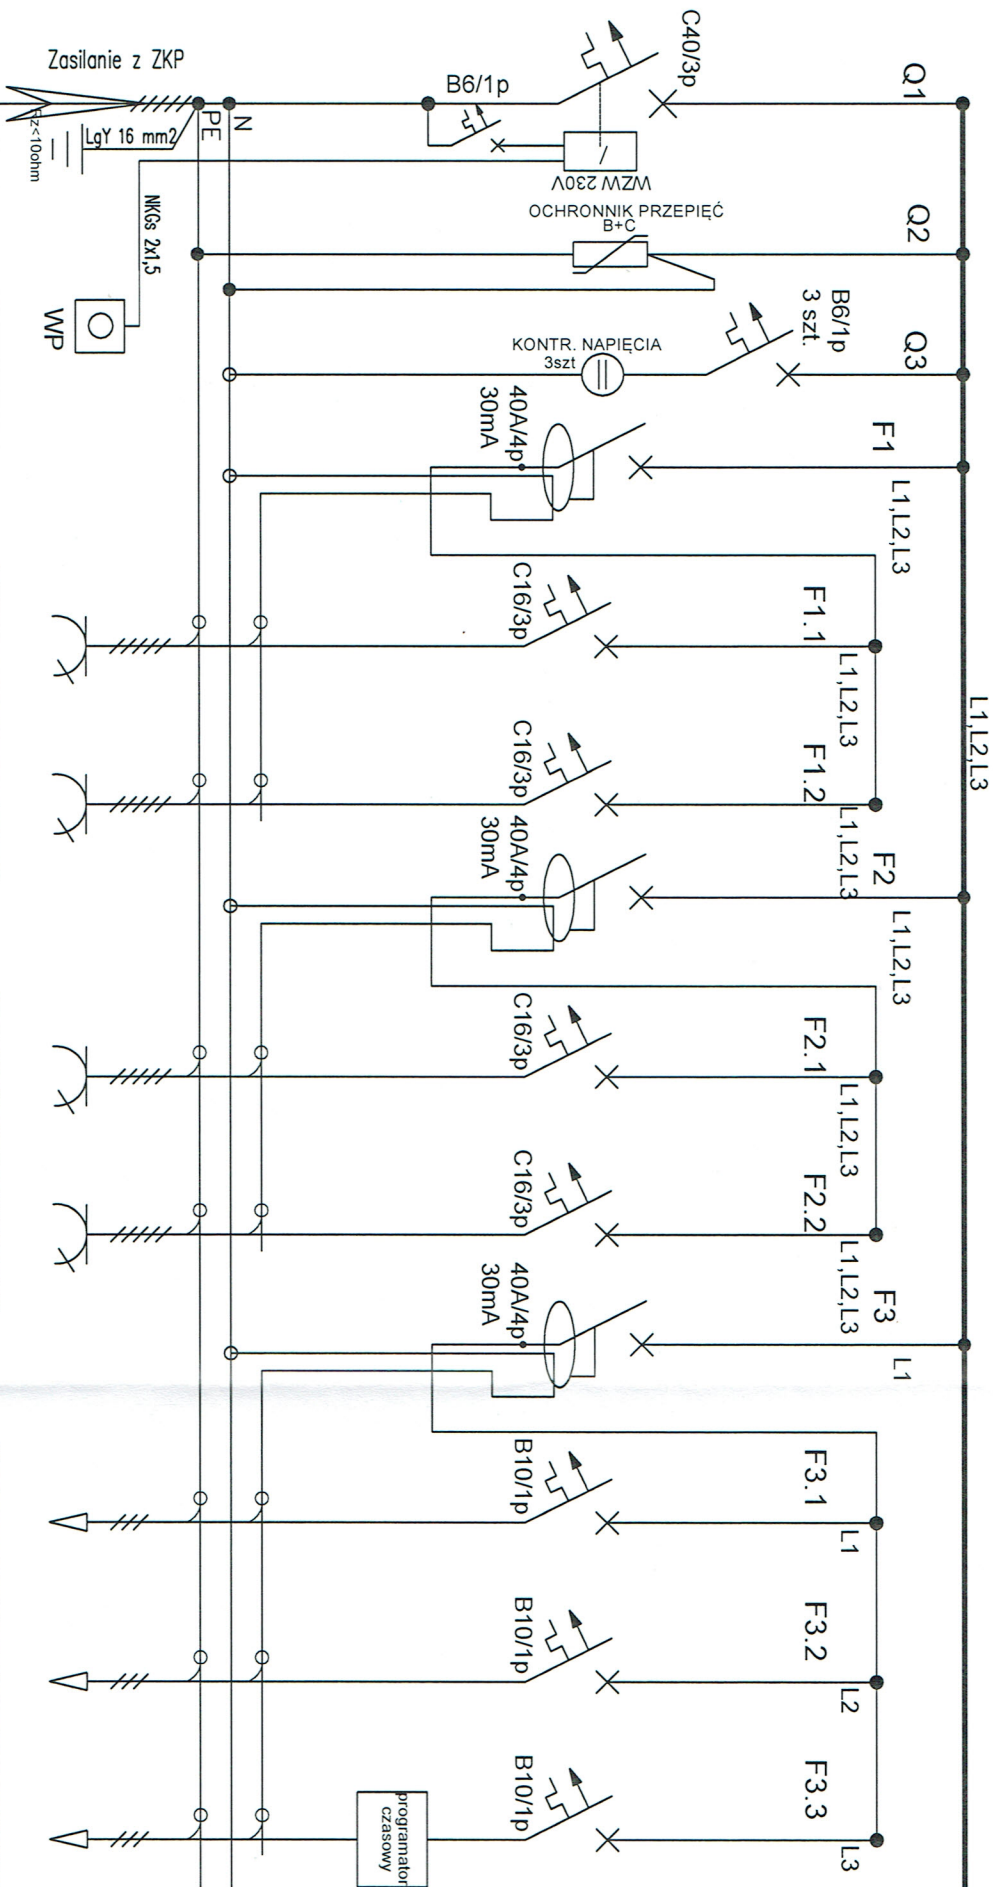


Obwód	Zasilanie	ochronnik przepiętl. napięć
Odbior	zost. rozdzt	
Lokalizacja	parter	
Pi (kW)	17,	
Przewód	YKY 4x10	

G1	G2
zestaw 3-faz 400Vzestaw 3-faz 400V	zestaw 3-faz 400Vzestaw 3-faz 400V
parter	parter
4,0	4,0
YDYzo 5x2,5	YDYzo 5x2,5

G3	G4
zestaw 3-faz 400Vzestaw 3-faz 400V	zestaw 3-faz 400Vzestaw 3-faz 400V
parter	parter
4,0	4,0
YDYzo 5x2,5	YDYzo 5x2,5

01	02	03
oświetlenie	oświetlenie	oświetlenie
parter	parter	parter
0,6	0,5	0,1
YDYzo 3x1,5	YDYzo 3x1,5	YDYzo 3x1,5

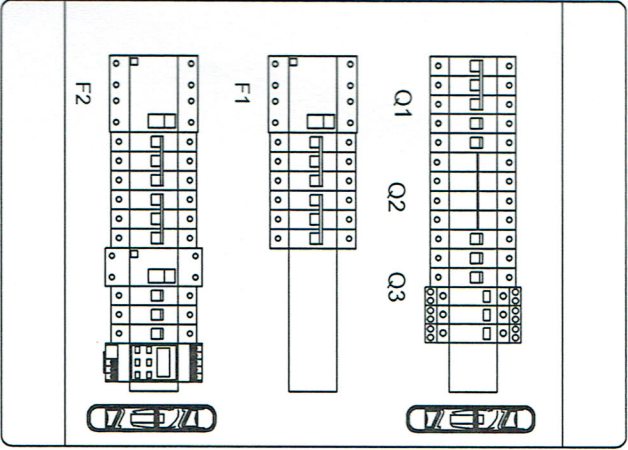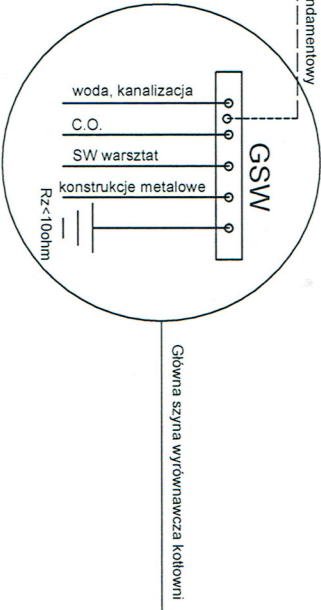

ROZDZIELNICA 3/54 NATYNKOWA

BUDYNEK GOSPODARCZY

INWESTOR	Gmina Żarnów, zam. ul. Opoczyńska 5, 26-330 Żarnów	SKALA
ADRES, nr domu	msc. Żarnów, dz. nr ewid. - 1622, obr. Żarnów, gm. Żarnów	1:100
PROJEKTANT	mgr inż. Rafał Adamczyk	PROJEKTANT
DATA	Maj 2018	TYTUŁ PROJEKTU
	INSTALACJA ELEKTRYCZNA SCHEMAT TG	nr rys. E3