


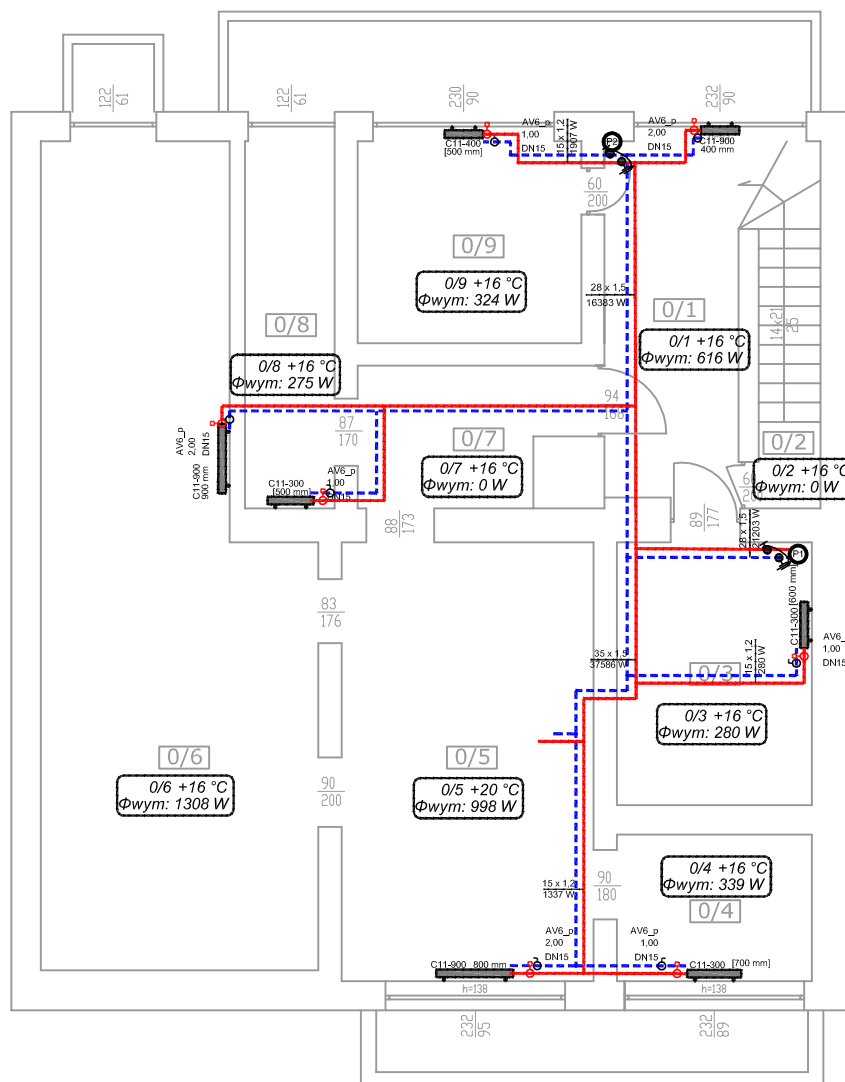

LEGENDA:

 
 
Opis pomieszczenia:

- A - numer pomieszczenia
- B - temperatura projektowana
- C - zapotrzebowanie ciepła

Stalowy grzejnik płytowy, z dolnym podłączeniem

Opis grzejnika:

- A - typ i wysokość,
- B - długość,
- C - nastawa na zaworze termostatycznym



- Projektowana rura zasilająca - Mapress C-Stahl
- - - Projektowana rura powrotna - Mapress C-Stahl
- 15 x 1,2 — Opis projektowanych działek: Średnica/Moc
- 1833 W

Wykaz powierzchni		
L.p.	Nazwa pomieszczenia	Pow. użytkowa
0/1	KOMUNIKACJA	8,17
0/2	POM. GOSPODARCZE	1,10
0/3	POM. GOSPODARCZE	8,63
0/4	HYDROFORNIA	4,81
0/5	KOTŁOWNIA	18,61
0/6	POM. GOSPODARCZE	32,72
0/7	KOMUNIKACJA	4,88
0/8	POM. GOSPODARCZE	5,52
0/9	POM. GOSPODARCZE	7,60
Suma		92,0400

TERMOMODERNIZACJA SZKOŁY PODSTAWOWEJ W KLEWIE

INWESTOR			Gmina Żarnów, ul. Opoczyńska 5, 26-330 Żarnów		SKALA 1:100
ADRES, NR DZIAŁKI			Szkoła Podstawowa Im. M. Skłodowskiej-Curie w Klewle mśc. Klew, dz. nr ewid. - 215 -, obr. Klew, gm. Żarnów		
PROJEKTANT		NAZWISKO	mgr inż. Jerzy Włodarczyk		PODPIS
			NR OPRACOWANIA, SPECJALNOŚĆ upr. nr BP.IV-10220/58/78		
DATA Czerwiec 2019		TYTUŁ RYSUNKU Instalacja centralnego ogrzewania - rzut piwnic			NR RYS. PB/IS/01