


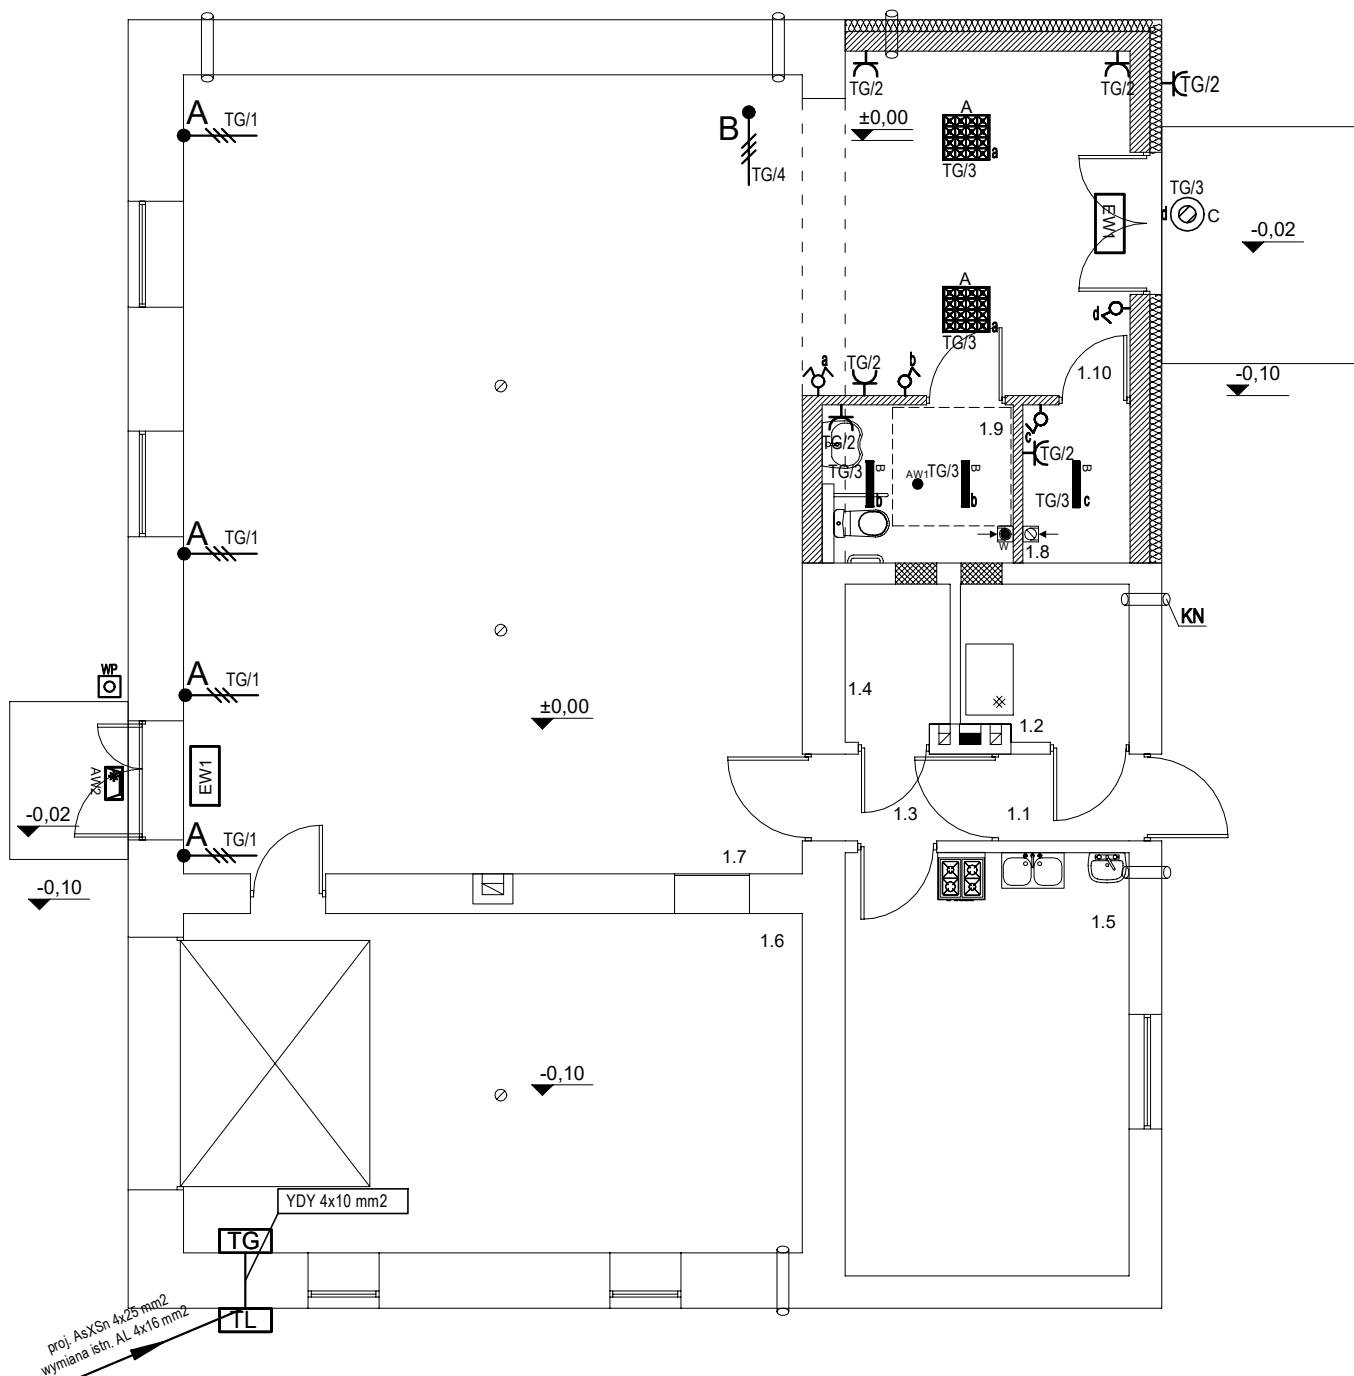

LEGENDA

-  - oprawa LED n/t 4500lm/840 biały
-  - oprawa LED n/t 2600lm/840 biały
-  - oprawa LED n/t PLAFON IP65 biały
-  - oprawa ewakuacyjna LED
-  - oprawa awaryjna LED
-  - oprawa awaryjna LED zewnętrzna
-  - łącznik świecznikowy
-  - łącznik jednobiegunowy
-  - tablica rozdzielcza główna TG
-  - tablica licznikowa TL
-  - wyłącznik pożarowy WP rozdzielnicy RG
-  - gniazdko 1-faz 230V podwójne podtynkowe
-  - wypust 1-faz 230V nagrzewnica
- - wypust 1-faz 230V wentylator
- - wypust 1-faz 230V wentylator



BIURO PROJEKTOWE STĘPIEŃ ŁUKASZ ul. Inowłodzka 11, 26-300 Opoczno
tel./fax 44 755 53 01, 605 227 473, 693 469 398, e-mail: biuro@stepien.net.pl, www.stepien.net.pl

NAZWA OBIEKTU, ADRES, NR DZIAŁKI

ROZBUDOWA BUDYNKU OSP

TOPOLICE, DZ. NR 297, OBRĘB 0036 TOPOLICE, GMINA ŻARNÓW

SKALA
1:100

PROJEKTANT	mgr inż. TOMASZ SYNOWIEC	NR UPRAWNIEN, SPECJALNOŚĆ	LOD/0339/POOE/05 - instal. elektr.	PODPIS
PROJEKTANT	mgr inż. RAFAŁ ADAMCZYK	NR UPRAWNIEN	LOD/2633/PWOE/15 - instal. elektr.	PODPIS
DATA	TYTUŁ RYSUNKU RZUTPARTERU - INSTALACJA ELEKTRYCZNA			NR RYS. E-1
KWIECIEŃ 2020				